
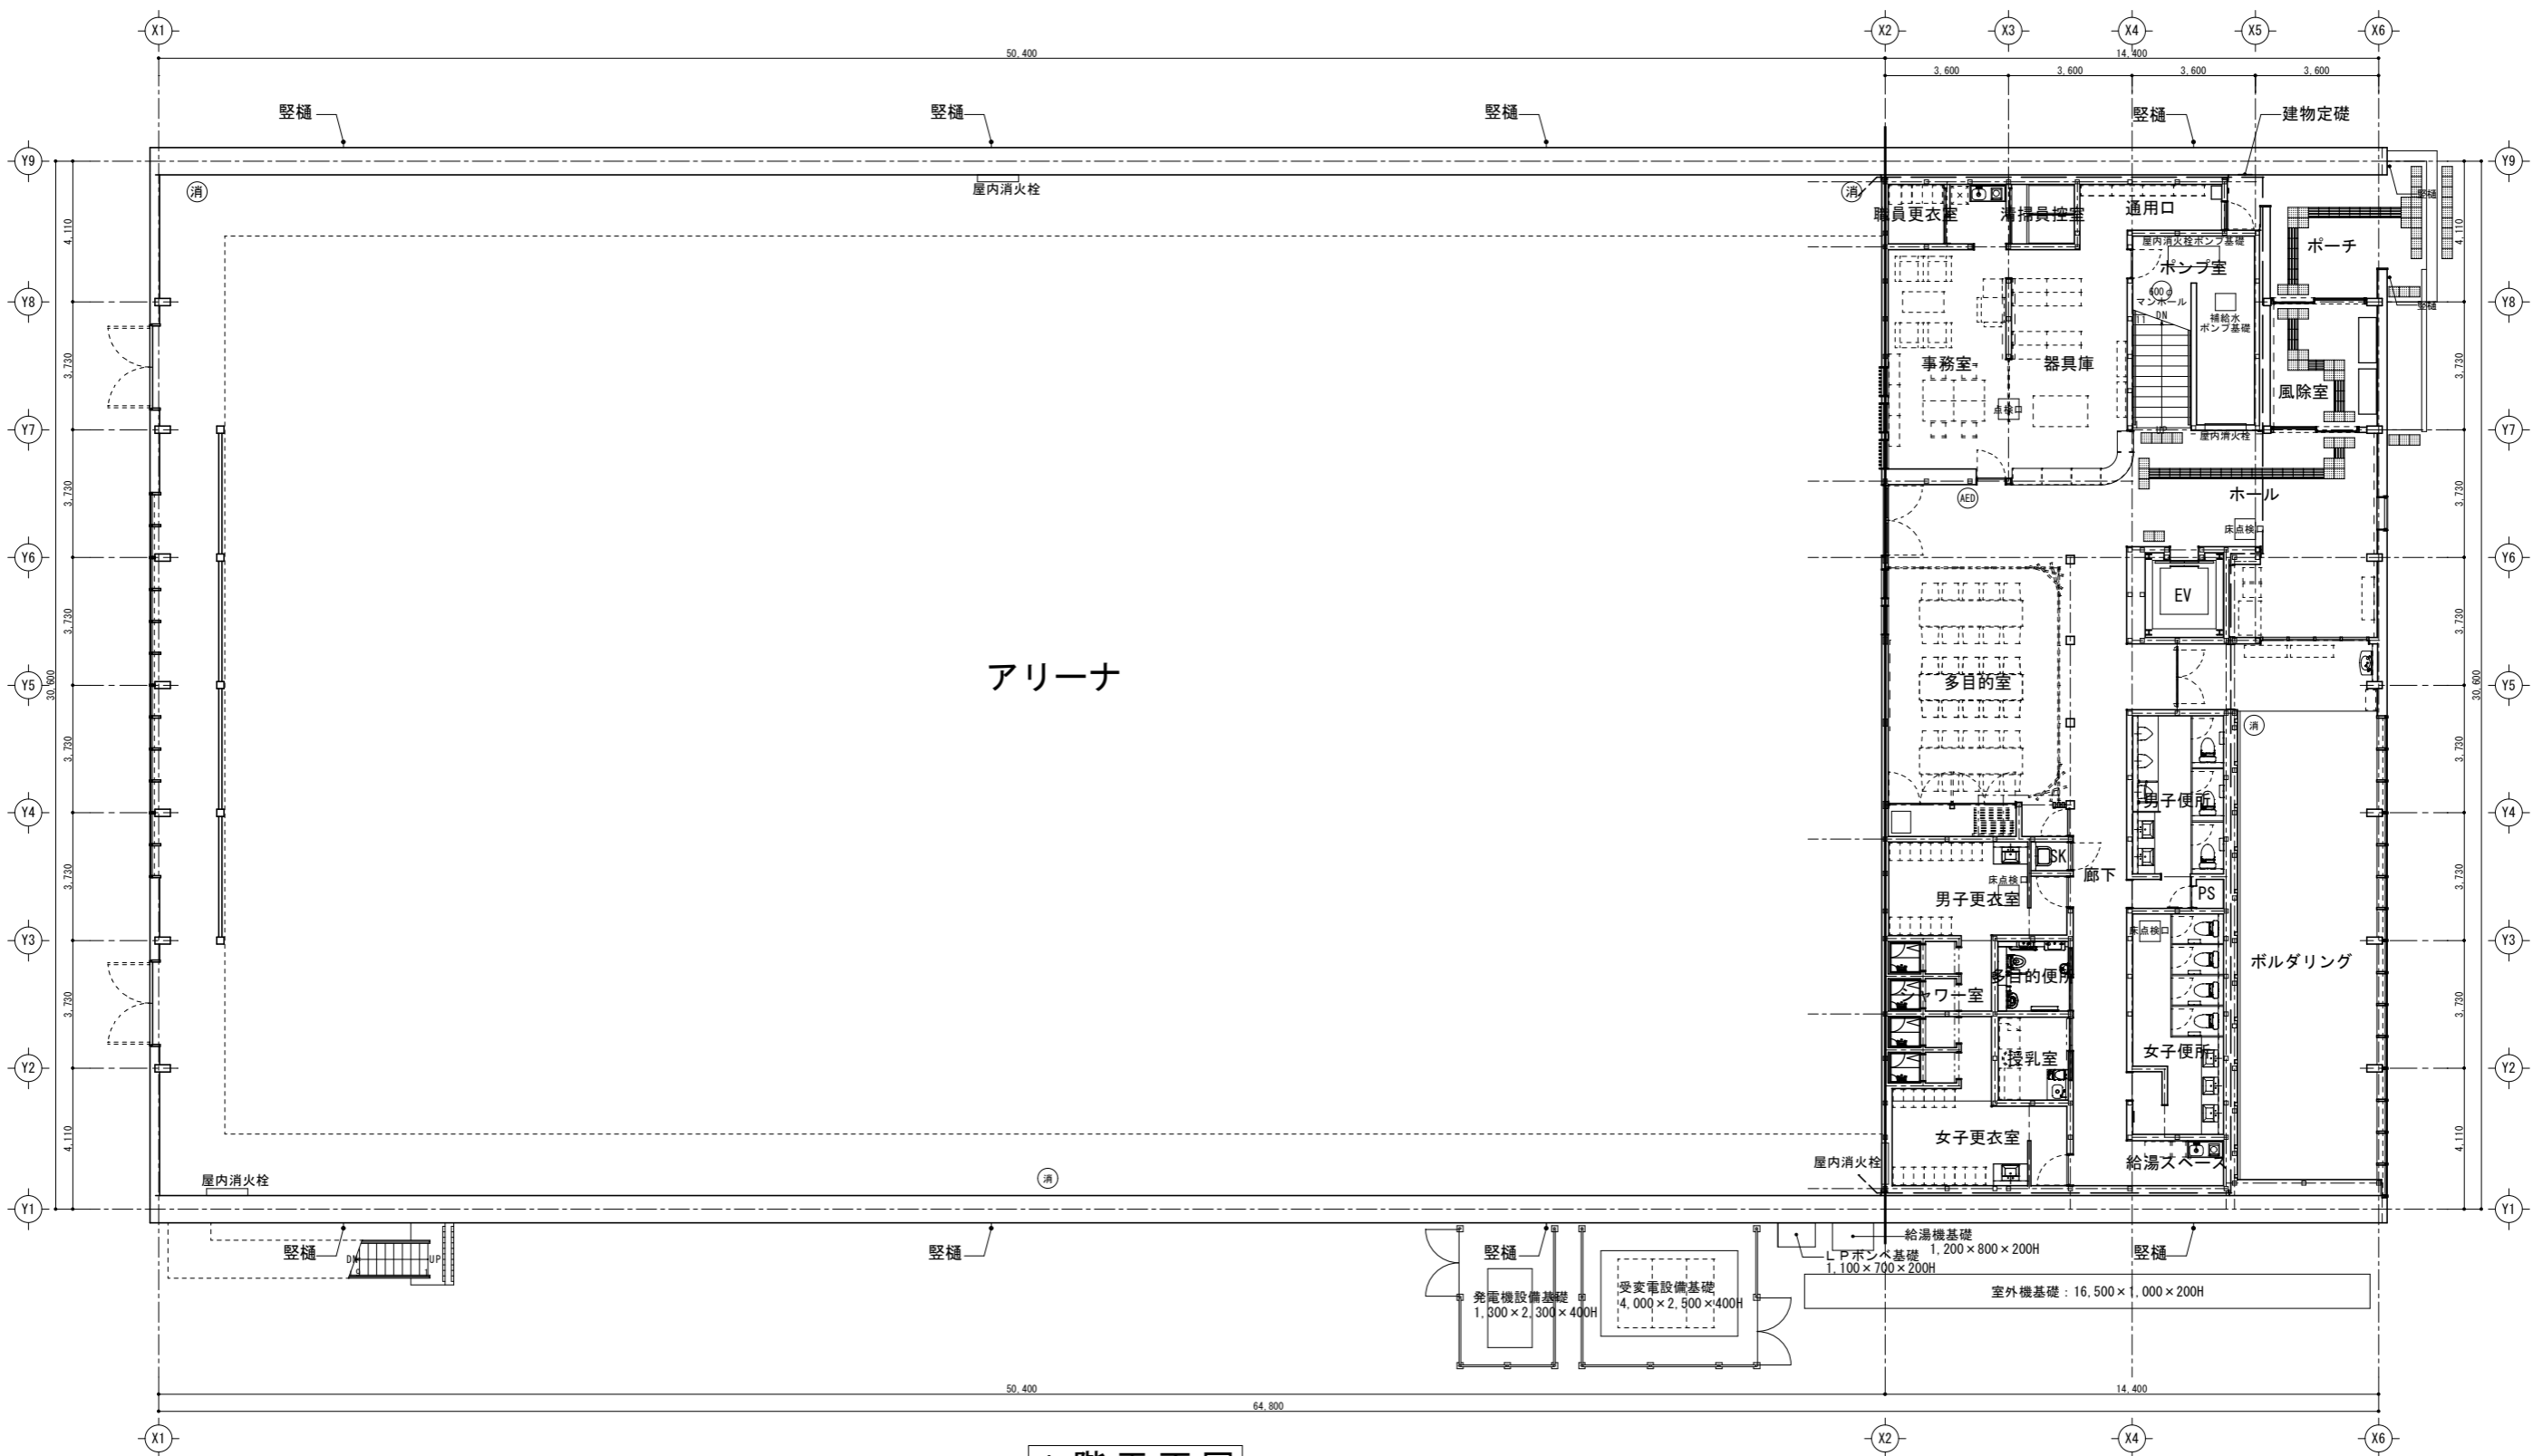


<凡例>

- : 防火区画
- : エクスパンジョイント位置
- (AED) : AEDケース (UNION UAB-302ZB同等品)
- (消) : 床置き式消火器ボックス (UNION UFB-3F-2501同等品)

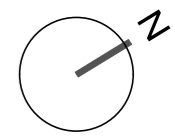

1階平面図

記事	工事名称 (仮称) 村上市スケートパーク建設 (建築本体) 工事	縮尺 A3:S=1/200
	図面名称 1階平面図	