


<凡例>

- : 防火区画
- : エキスパンジョイント位置
- ⊙AED : AEDケース (UNION UAB-302ZB同等品)
- ⊙消 : 床置き式消火器ボックス (UNION UFB-3F-2501同等品)

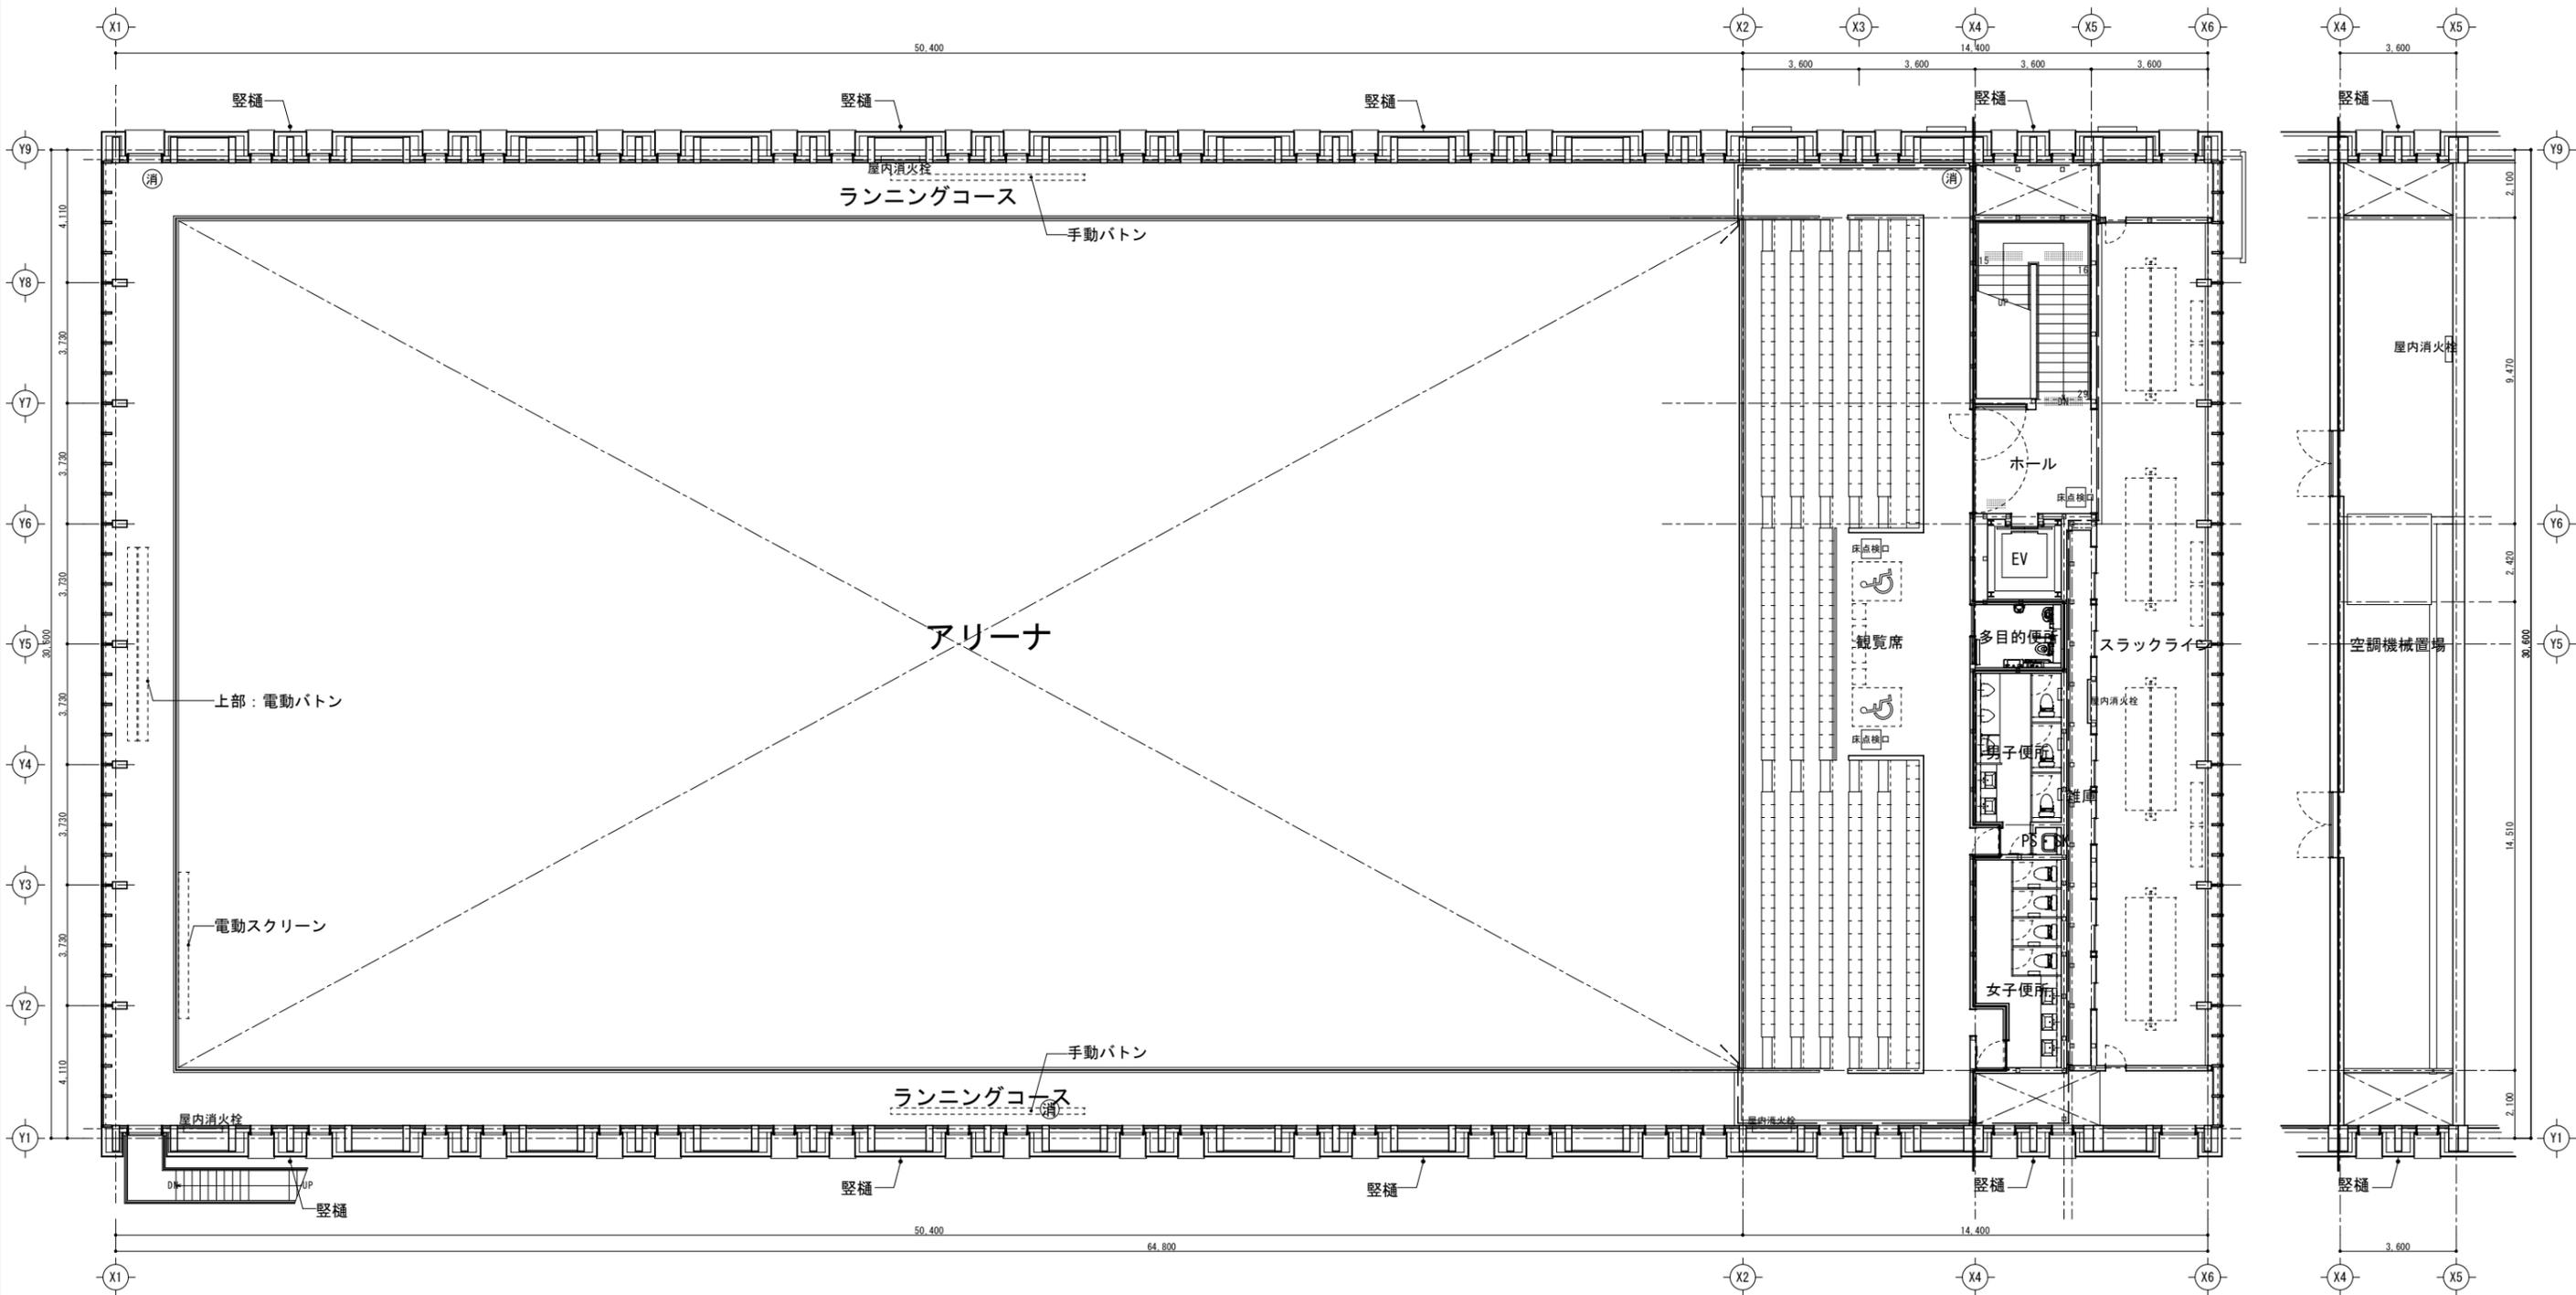

2階平面図

記事	工事名称 (仮称) 村上市スケートパーク建設 (建築本体) 工事	縮尺 A3:S=1/200
図面名称	2階平面図	